



平面図

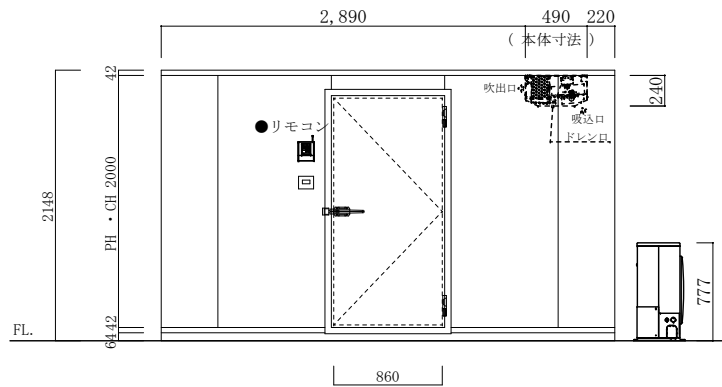

立面図A

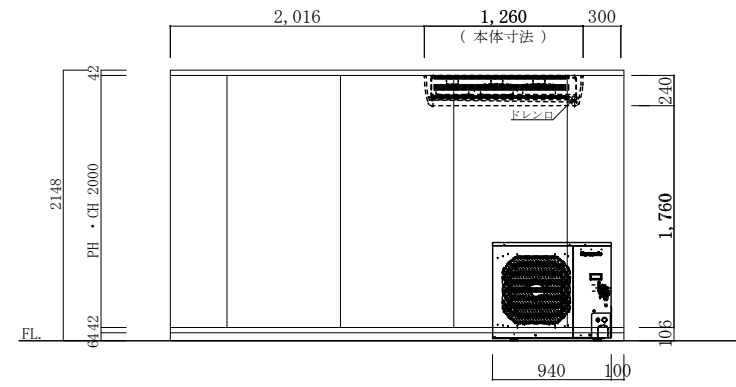

立面図B

注 記	仕 様	RH-2000 4.00 坪	工事名称	作成日	縮尺	作成印	株式会社 冷熱厨房機器 〒733-0025 広島市西区小河内町1丁目5-15 TEL 082-291-2020 FAX 082-291-2021 E-mail rei01@reinet.su.jp
		Panasonic PCU-SV300M	図面名称 カタログ No. 15-7	2017.06.28	1/50	A. nakashima	
訂 正							